


PŮDORYS 1.NP M-1:50

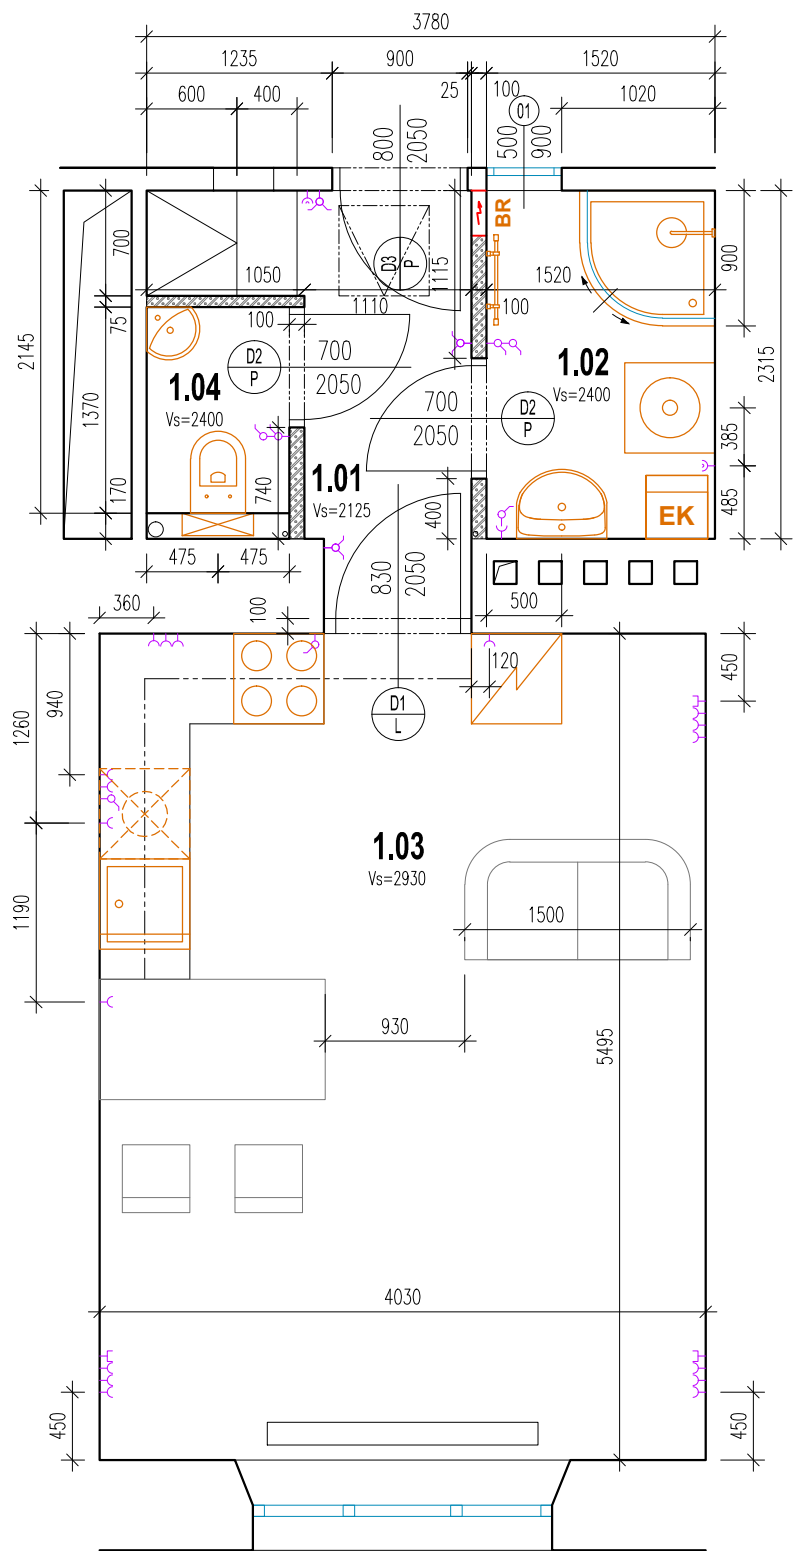

LEGENDA ELEKTRO:

- SPÍNAČ JEDNOPÓLOVÝ A DVOUPÓLOVÝ
- JEDNOZÁSUVKA A DVOUZÁSUVKA 230V
- DATOVÁ ZÁSUVKA
- 4 RÁMEČEK VODOROVNÝ
- 3 RÁMEČEK VODOROVNÝ
- 2 RÁMEČEK SVISLÝ
- BYTOVÝ ROZVADĚČ Š.300
- AUTOMATICKÁ PRAČKA (+EV. SUŠIČKA)
- LEDNICE
- MYČKA – ZABUDOVANÁ
- INDUKČNÍ DESKA S EL. TROUBOU + DIGESTOŘ
- ELEKTROKOTEL PROTHERM RAY š.410/740/h.310 mm + ZÁSOBNÍK TUV 60l š.410/902/h.420 mm
- EK

LEGENDA MÍSTNOSTÍ:

m.č.	účel místnosti	plocha m²	podlaha	stěna	strop	poznámka
1.01	ZÁDVEŘÍ	3,92	STÁV. LITÉ TERAZZO	ŠTUKOVÁ OMÍTKA	SDK + ÚLOŽIŠTĚ	PODHLÉD V=2125
1.02	KOUPELNA	3,52	KERAMICKÁ DLAŽBA	KER. OBKLAD V=2,4m	SDK	PODHLÉD V=2400
1.03	OBÝVACÍ POKOJ + KK	22,14	VINYL	ŠTUKOVÁ OMÍTKA	ŠTUKOVÁ OMÍTKA	
1.04	WC	1,30	KERAMICKÁ DLAŽBA	KER. OBKLAD V=1,5m	SDK	PODHLÉD V=2400
UŽITNÁ PLOCHA :		30,88	m²			

POZNÁMKY:

- BYTOVÝ ROZVADĚČ V 1.01 ZA DVEŘMI
- OKNO NA CHODBU ZASKLENÍ NEPRŮHLEDNÉ, ZVUKOIZOLAČNÍ, EI30
- 1.01 – SDK PODHLÉD NA NOSNÉM MEZISTROPU
- 1.02 – TOPNÝ ŽEBŘÍK PŘIPOJEN SAMOSTATNĚ DO EL. ZÁSUVKY
- 1.03 – DIGESTOŘ PŘIPOJIT DO STÁVAJÍCÍHO NEPOUŽÍVANÉHO PLANOVÉHO KOUŘOVODU
- OKNA DO SVĚTLÍKU ZAZDÍT
- TRASA PŘÍPOJKY BYTU OD ER DO BR cca 16m

LEGENDA MATERIÁLŮ:

- STÁVAJÍCÍ ZDIVO KERAMICKÉ
- NOVÉ ZDIVO – POROBETON ("YTONG") – 100 A 75 mm
- KONSTRUKCE ZE SKLA

REVIZE R03 31.12.2022

název akce: STAVEBNÍ ÚPRAVY BYTU 1+KK NOVGORODSKÁ 8 Novgorodská 8, Praha 4			
místo akce: Novgorodská 8, Praha 4			objednatel a investor: 
vypracoval: 	podpis:	datum: 12/2022	
část: D1.1 - Stavební		měřítko: 1:50	číslo paré:
stupeň PD: Architektonicko - stavební studie			
výkres: PŮDORYS 1.NP			
			číslo přílohy: 01